

- (a)
 

CV5.5sq-4C	× 1
CV5.5sq-2C	× 1
E3.5sq	× 1

 調光主幹盤(上手前室)へ
- (b)
 

CV5.5sq-4C	× 1
E3.5sq	× 1

 調光主幹盤(上手前室)へ
- (c)
 

CV5.5sq-4C	× 1
E3.5sq	× 1
KK-2P-9	× 1

 調光主幹盤(上手前室)へ  
調整室へ
- (d)
 

CV5.5sq-4C	× 2
E3.5sq	× 1

 調光主幹盤(上手前室)へ

- |                    |
|--------------------|
| ケーブル架200×100<br>栓付 |
| CV5.5sq-2c × 26    |
| E5.5sq × 1         |
| KK-2P-9 × 2        |

- (b)
 


CV5.5sq-2c × 2	E3.5sq	(E31)
----------------	--------	-------
- (d)
 

CV5.5sq-2c × 3	E3.5sq	(E39)
----------------	--------	-------
- (e)
 

CV5.5sq-2c × 1	E3.5sq	(E39)
KK-2P-9 × 1		(E25)
- (f)
 

CV5.5sq-2c × 4	E3.5sq	(E25)
----------------	--------	-------

※KK-2P-9は、DMX信号を送受信することができる

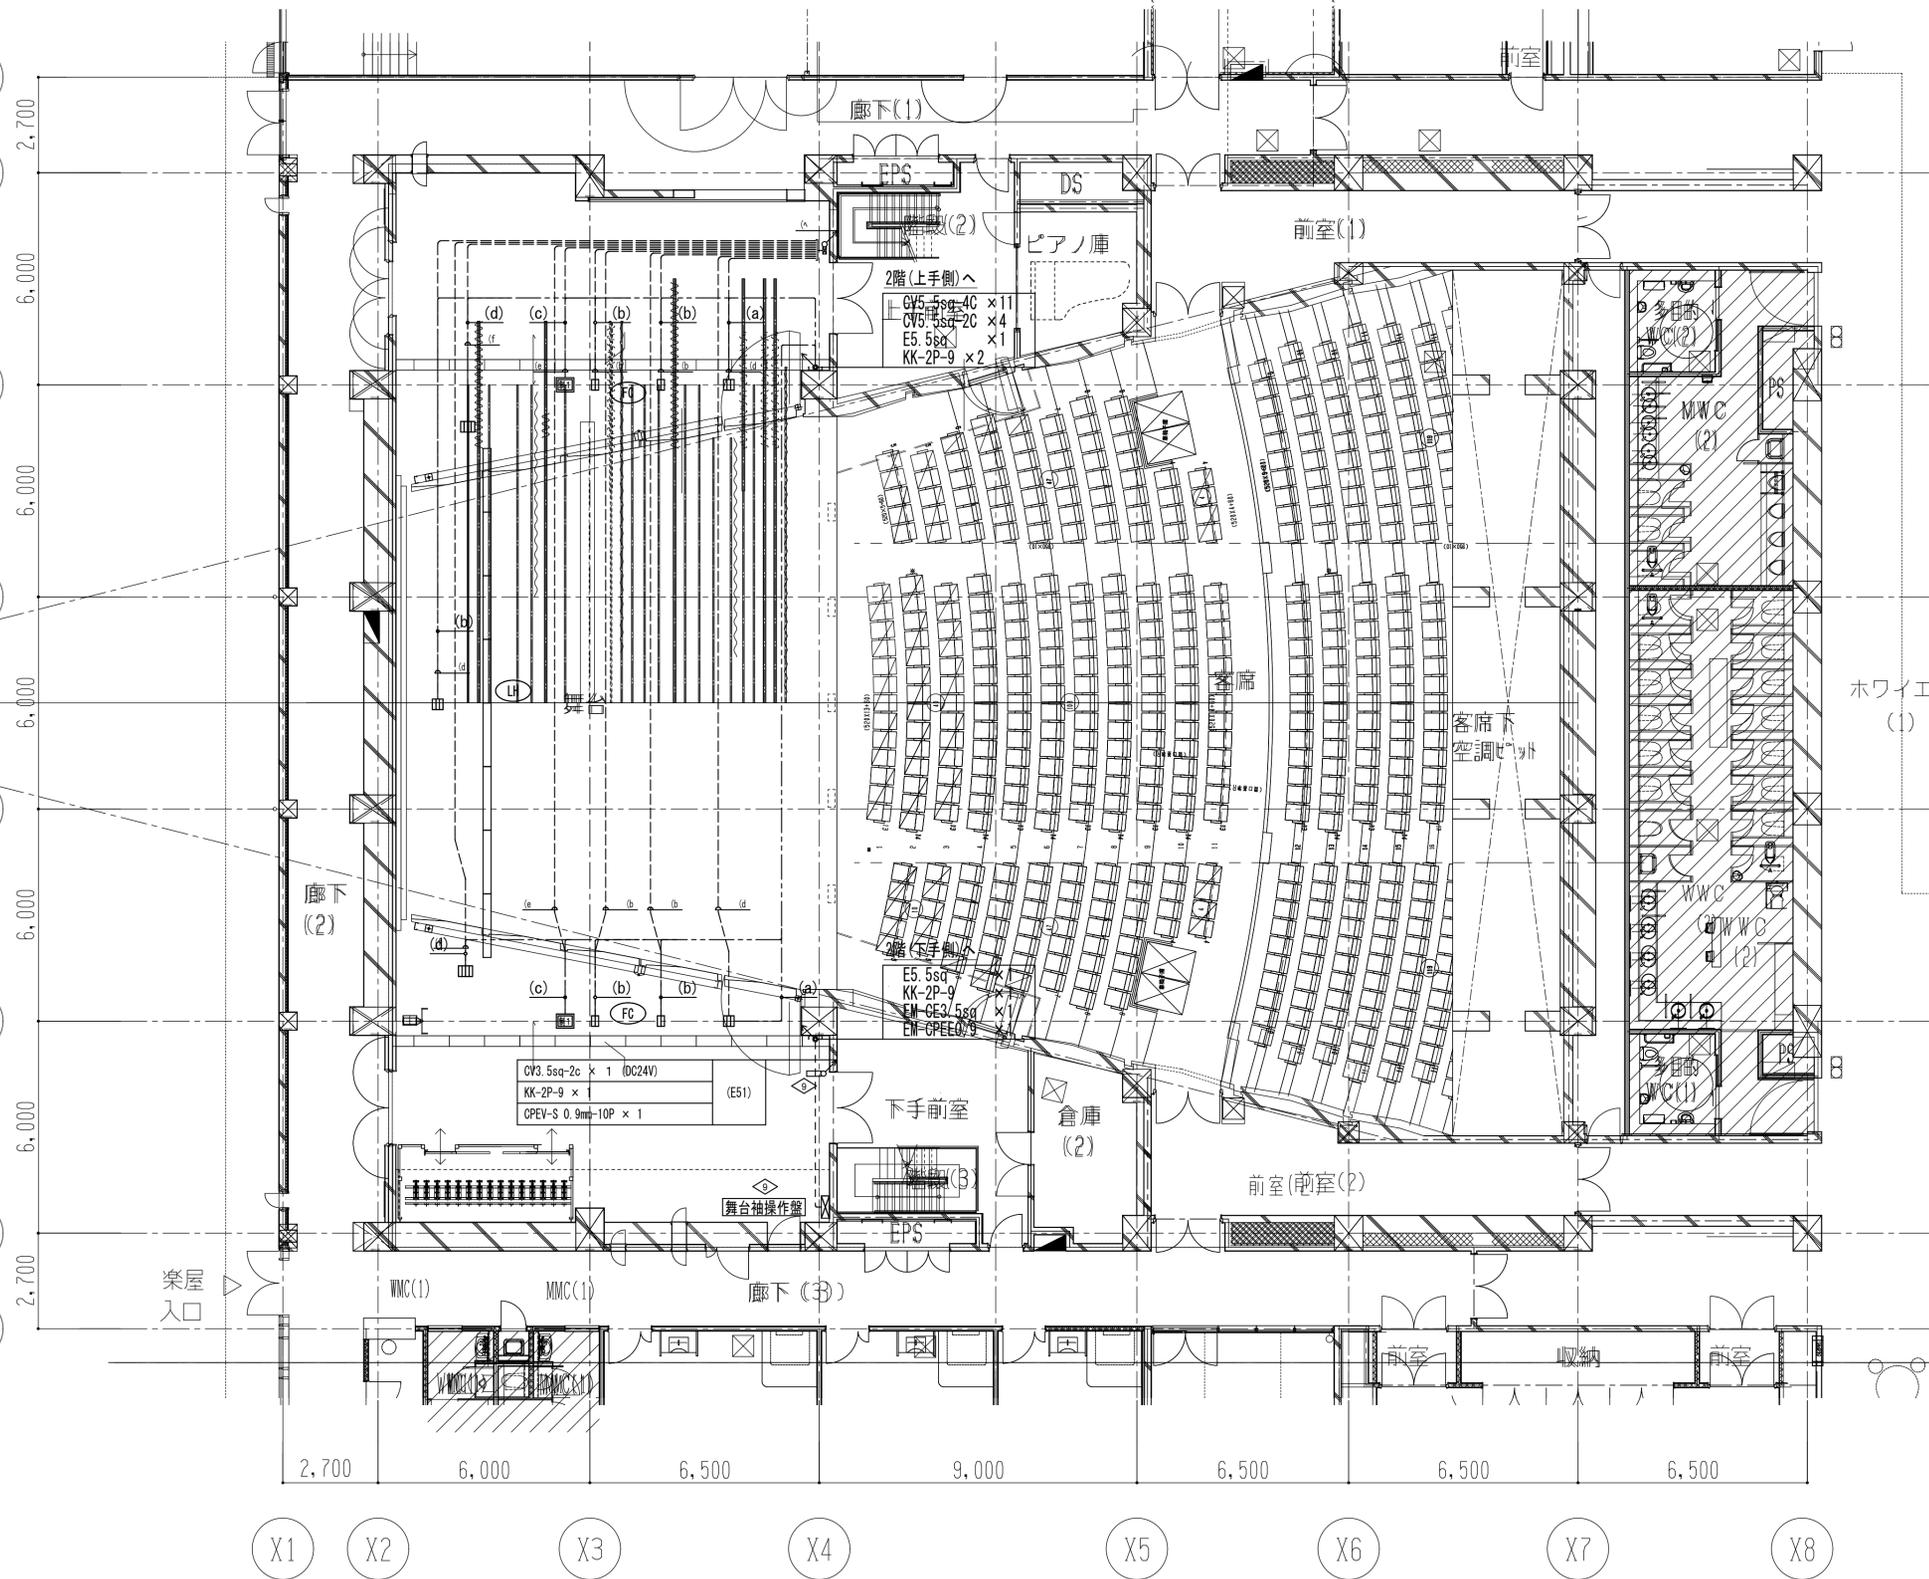

凡例	
記号	名称
FC	フロアコンセント
LH	フロアホルゾンライト
9	舞台袖操作盤

凡例記号	
□	C型20A 2口用フロアコンセント
▣	C型20A 3口用フロアコンセント
▤	C型20A 4口用フロアコンセント
■	C型20A 1口、DMXコネクタ 1口用フロアコンセント

設計・監理 株式会社 榊佐藤総合計画	工事名称 養父市文化会館(仮称)建設工事	種別
施工者 株式会社 榊池組 山陰支店	図面名称 舞台照明設備 1階平面図	通し番号 E-86
作成日 2021年7月	縮尺 A3:1/200	